


RZUT I PIĘTRA SKALA 1 : 50

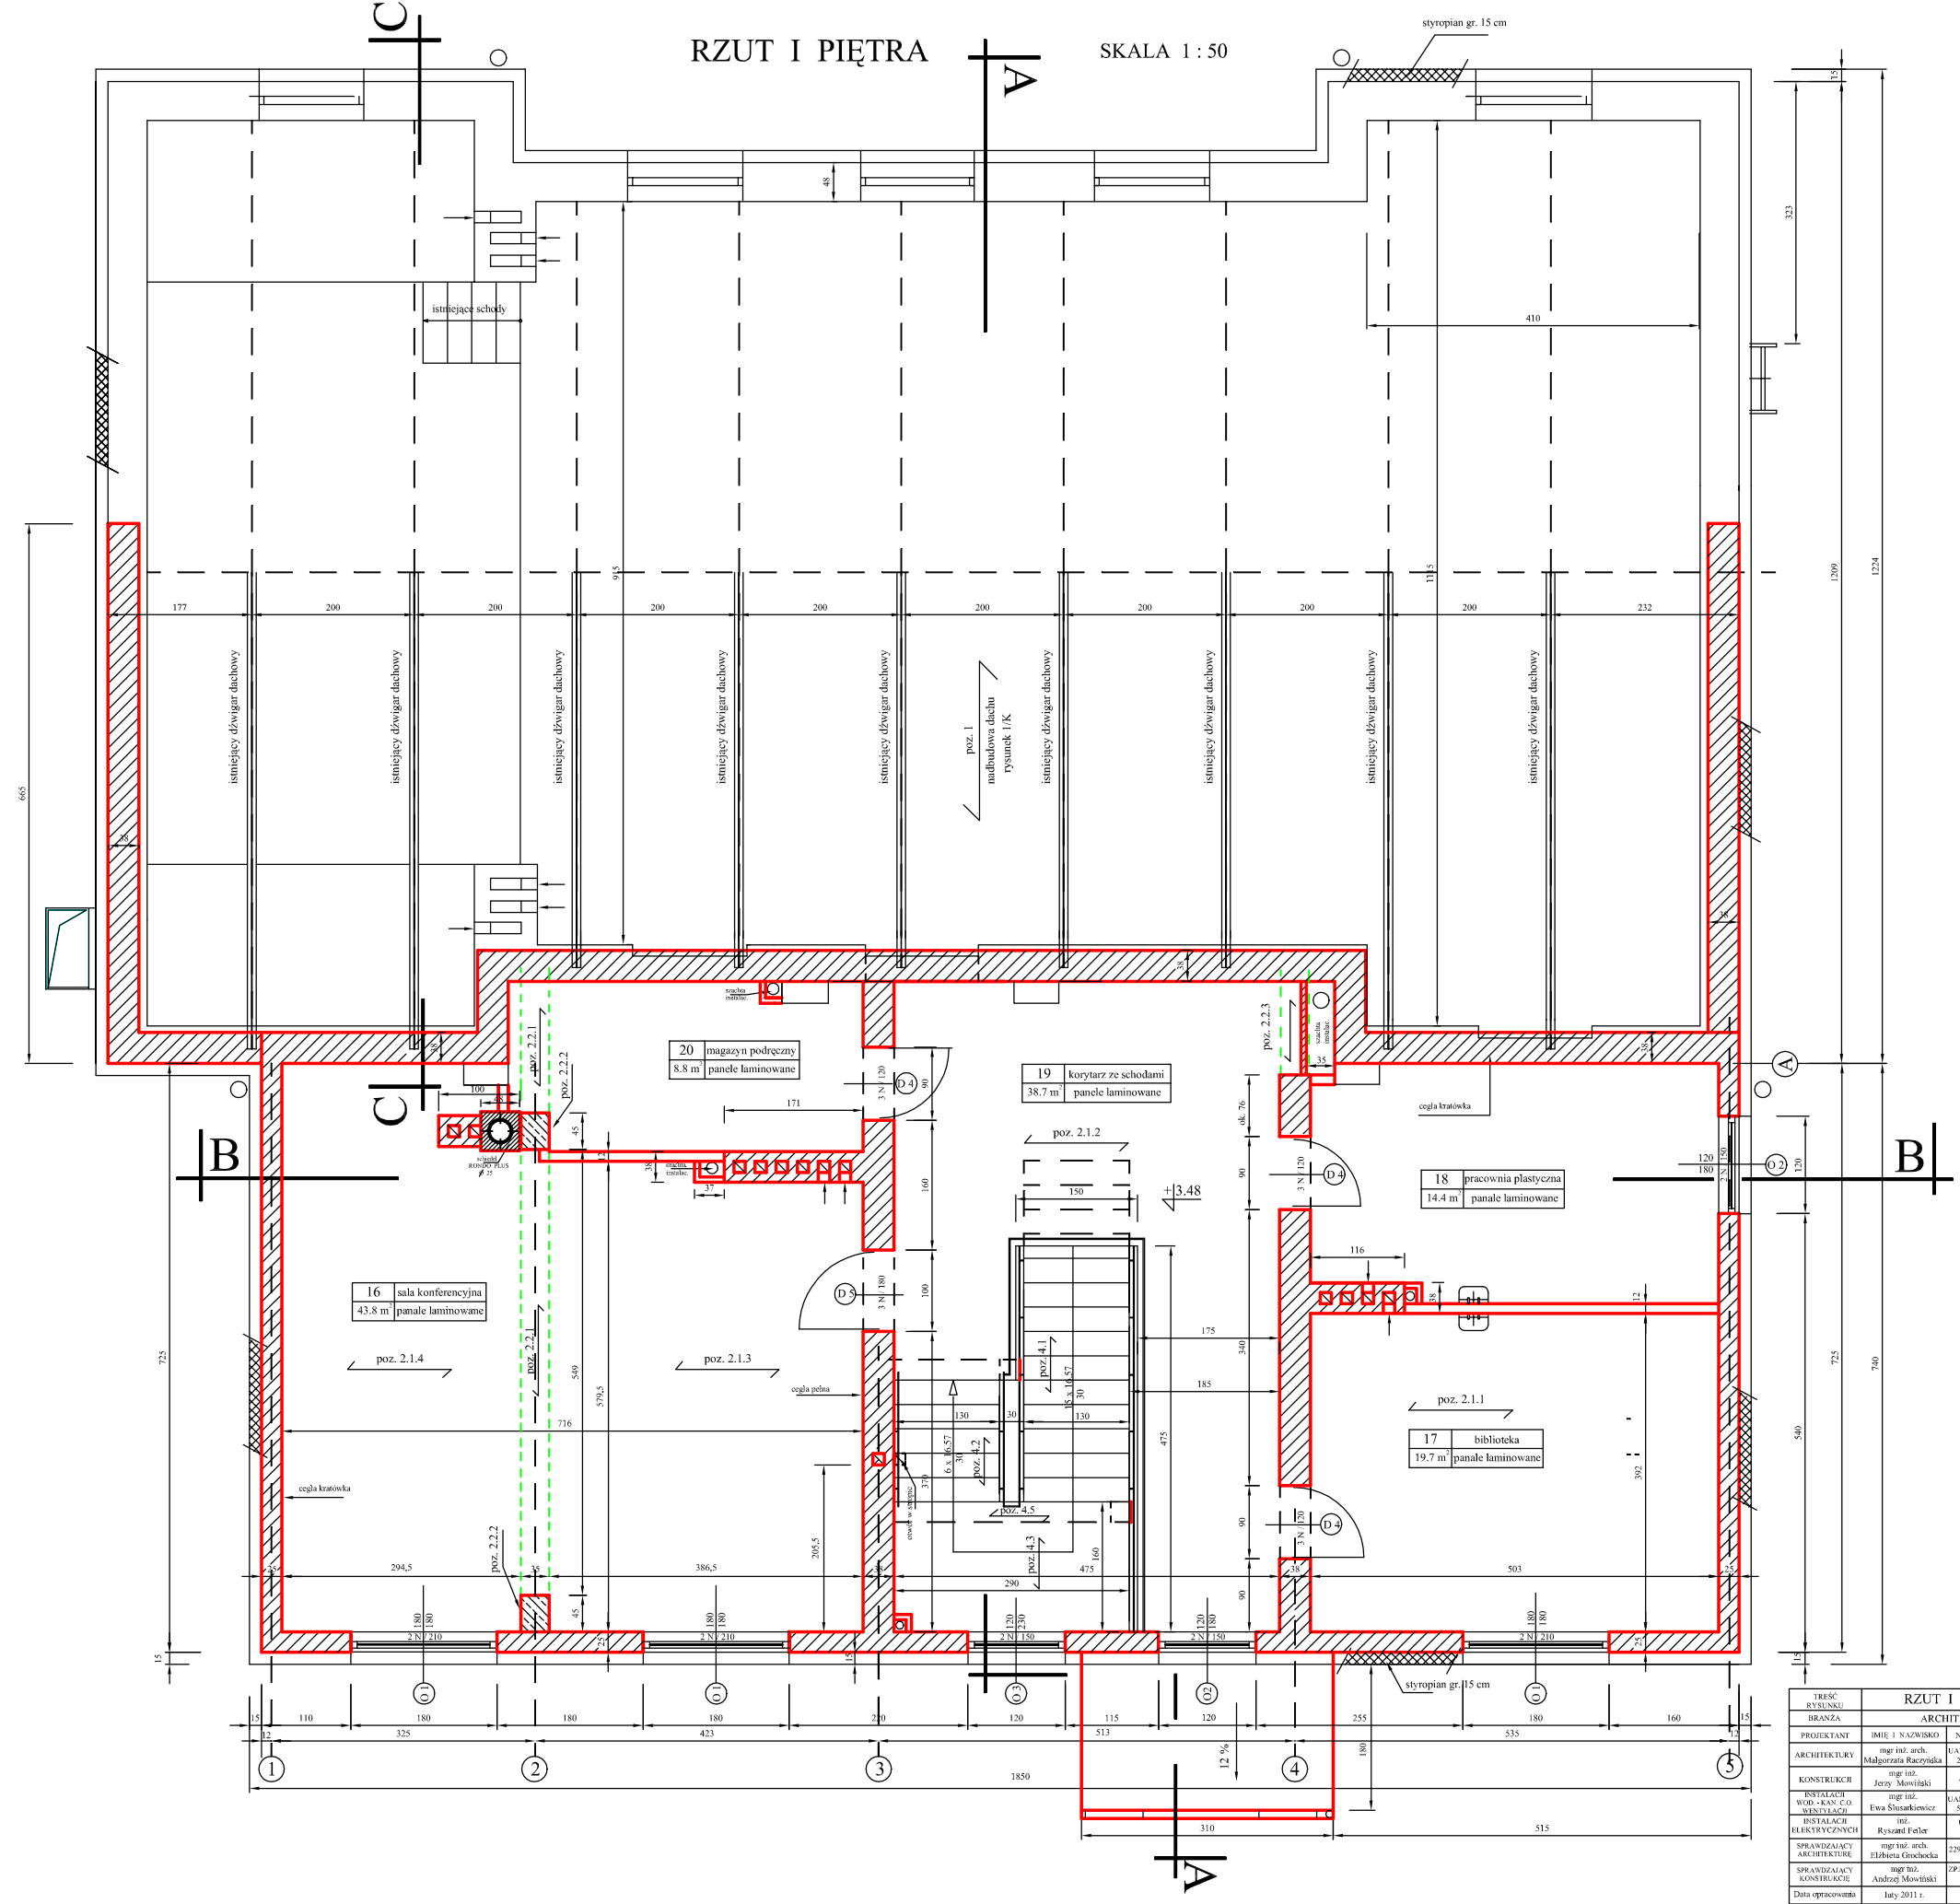

Tytuł: RZUT I PIĘTRA				INWESTOR	
BRANŻA: ARCHITEKTURA				Gmina Czernikowo	
PROJEKTANT: mgr inż. arch. Małgorzata Raczyńska				ul. Słowackiego 12	
ARCHITEKTURY: mgr inż. arch. Małgorzata Raczyńska				87-640 Czernikowo	
KONSTRUKCJA: mgr inż. Jerzy Mowitki				BUDOWA - ADRES	
INSTALACJE WOD.-KAN. I C.O.: mgr inż. Ewa Szuwakiewicz				Zmiana sposobu użytkowania	
INSTALACJE ELEKTRYCZNYCH: mgr inż. Ryszard Felber				remizy OSP z przebudową	
SPRAWDZAJĄCY ARCHITEKTURA: mgr inż. arch. Elżbieta Gochocka				na świetlicę wiejską	
SPRAWDZAJĄCY KONSTRUKCJA: mgr inż. Andrzej Mowitki				ul. Szkolna 4	
Data opracowania: luty 2011 r.				87-640 Czernikowo	
				Nr. rys.	3/A