


PRZEKRÓJ PIONOWY C - C

SKALA 1 : 50

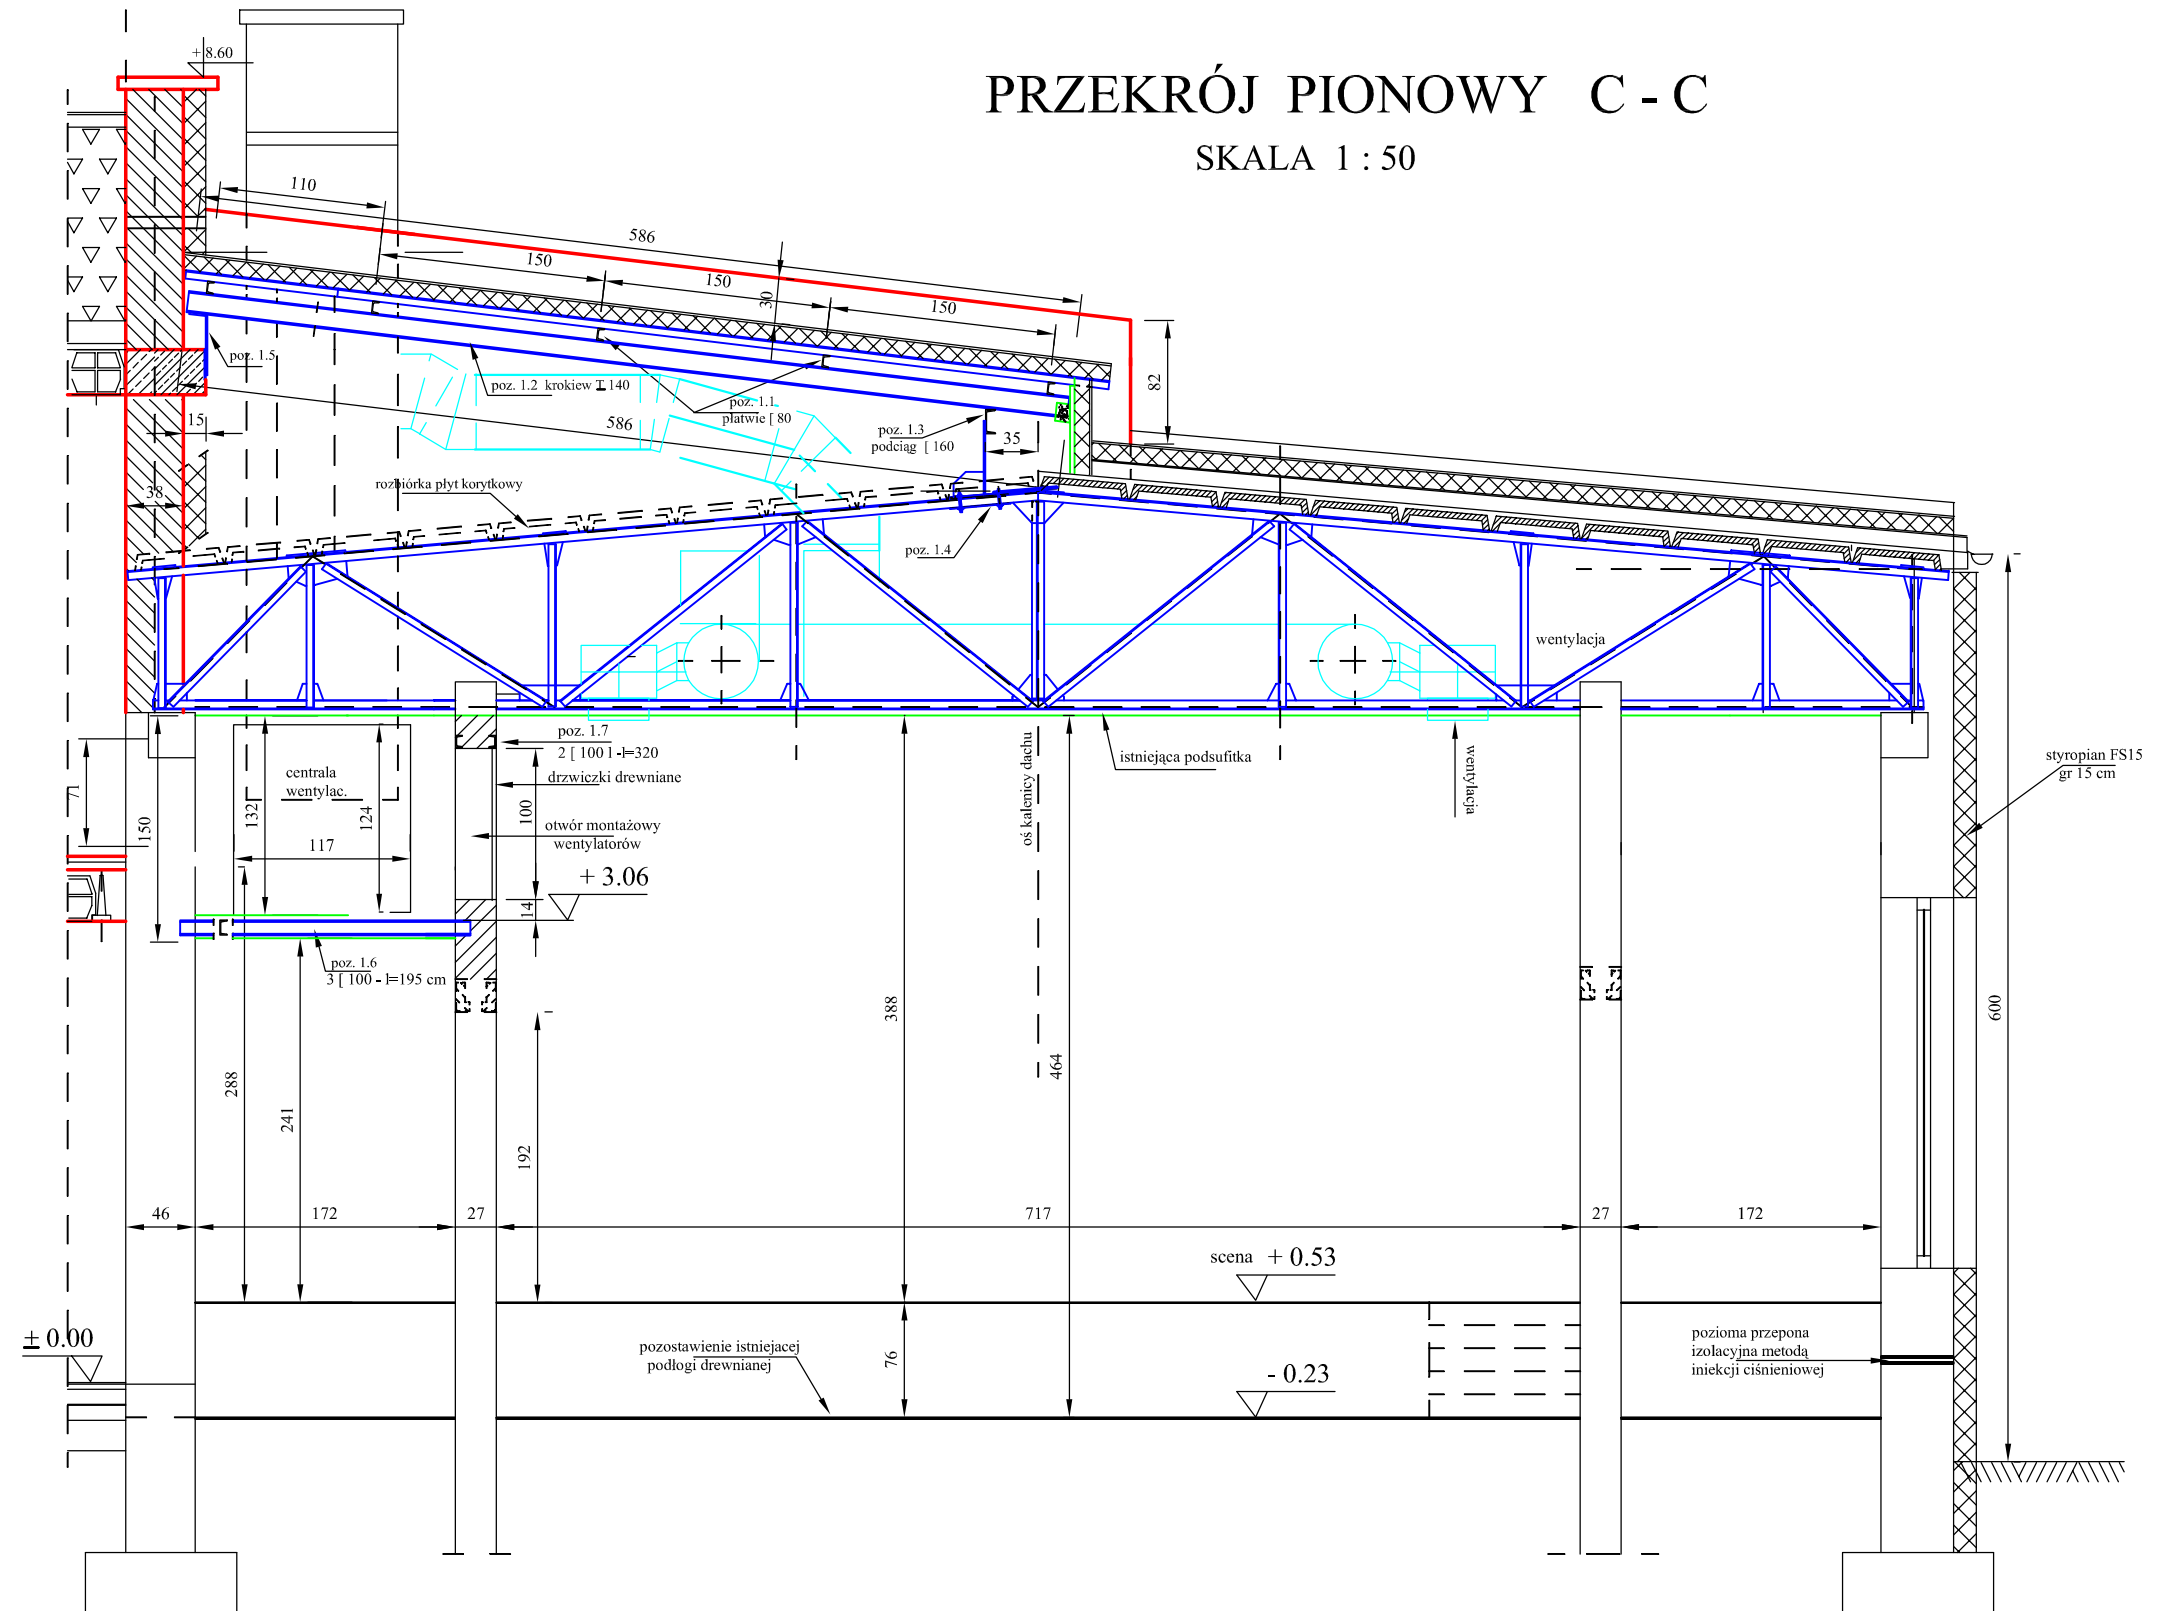

TREŚĆ RYSUNKU	PRZEKRÓJ C - C			INWESTOR	
BRANŻA	ARCHITEKTURA			Gmina Czernikowo ul. Słowackiego 12 87-640 Czernikowo	
PROJEKTANT	IMIĘ I NAZWISKO	NR. UPR.	PODPIS	BUDOWA - ADRES	
ARCHITEKTURY	mgr inż. arch. Małgorzata Raczyńska	UAN-IV/8346/ 25/TO/89		Zmiana sposobu użytkowania remizy OSP z przebudową na świetlicę wiejską ul. Szkolna 4 87-640 Czernikowo	
KONSTRUKCJI	mgr inż. Jerzy Mowiński	485/72Bg			
INSTALACJI WOD. - KAN. C.O. WENTYLACJI	mgr inż. Ewa Ślusarkiewicz	UAN-IV/8346/ 52/TO/87			
INSTALACJI ELEKTRYCZNYCH	inż. Ryszard Feiler	UBN-E- 724/74			
SPRAWDZAJĄCY ARCHITEKTURĘ	mgr inż. arch. Elżbieta Grochocka	229/TO/87-88			
SPRAWDZAJĄCY KONSTRUKCJĘ	mgr inż. Andrzej Mowiński	ZP.I. 7342/63/ TO/98			
Data opracowania	luty 2011 r.	Skala	1 : 50	Nr. rys.	6/A